



施工対象位置図

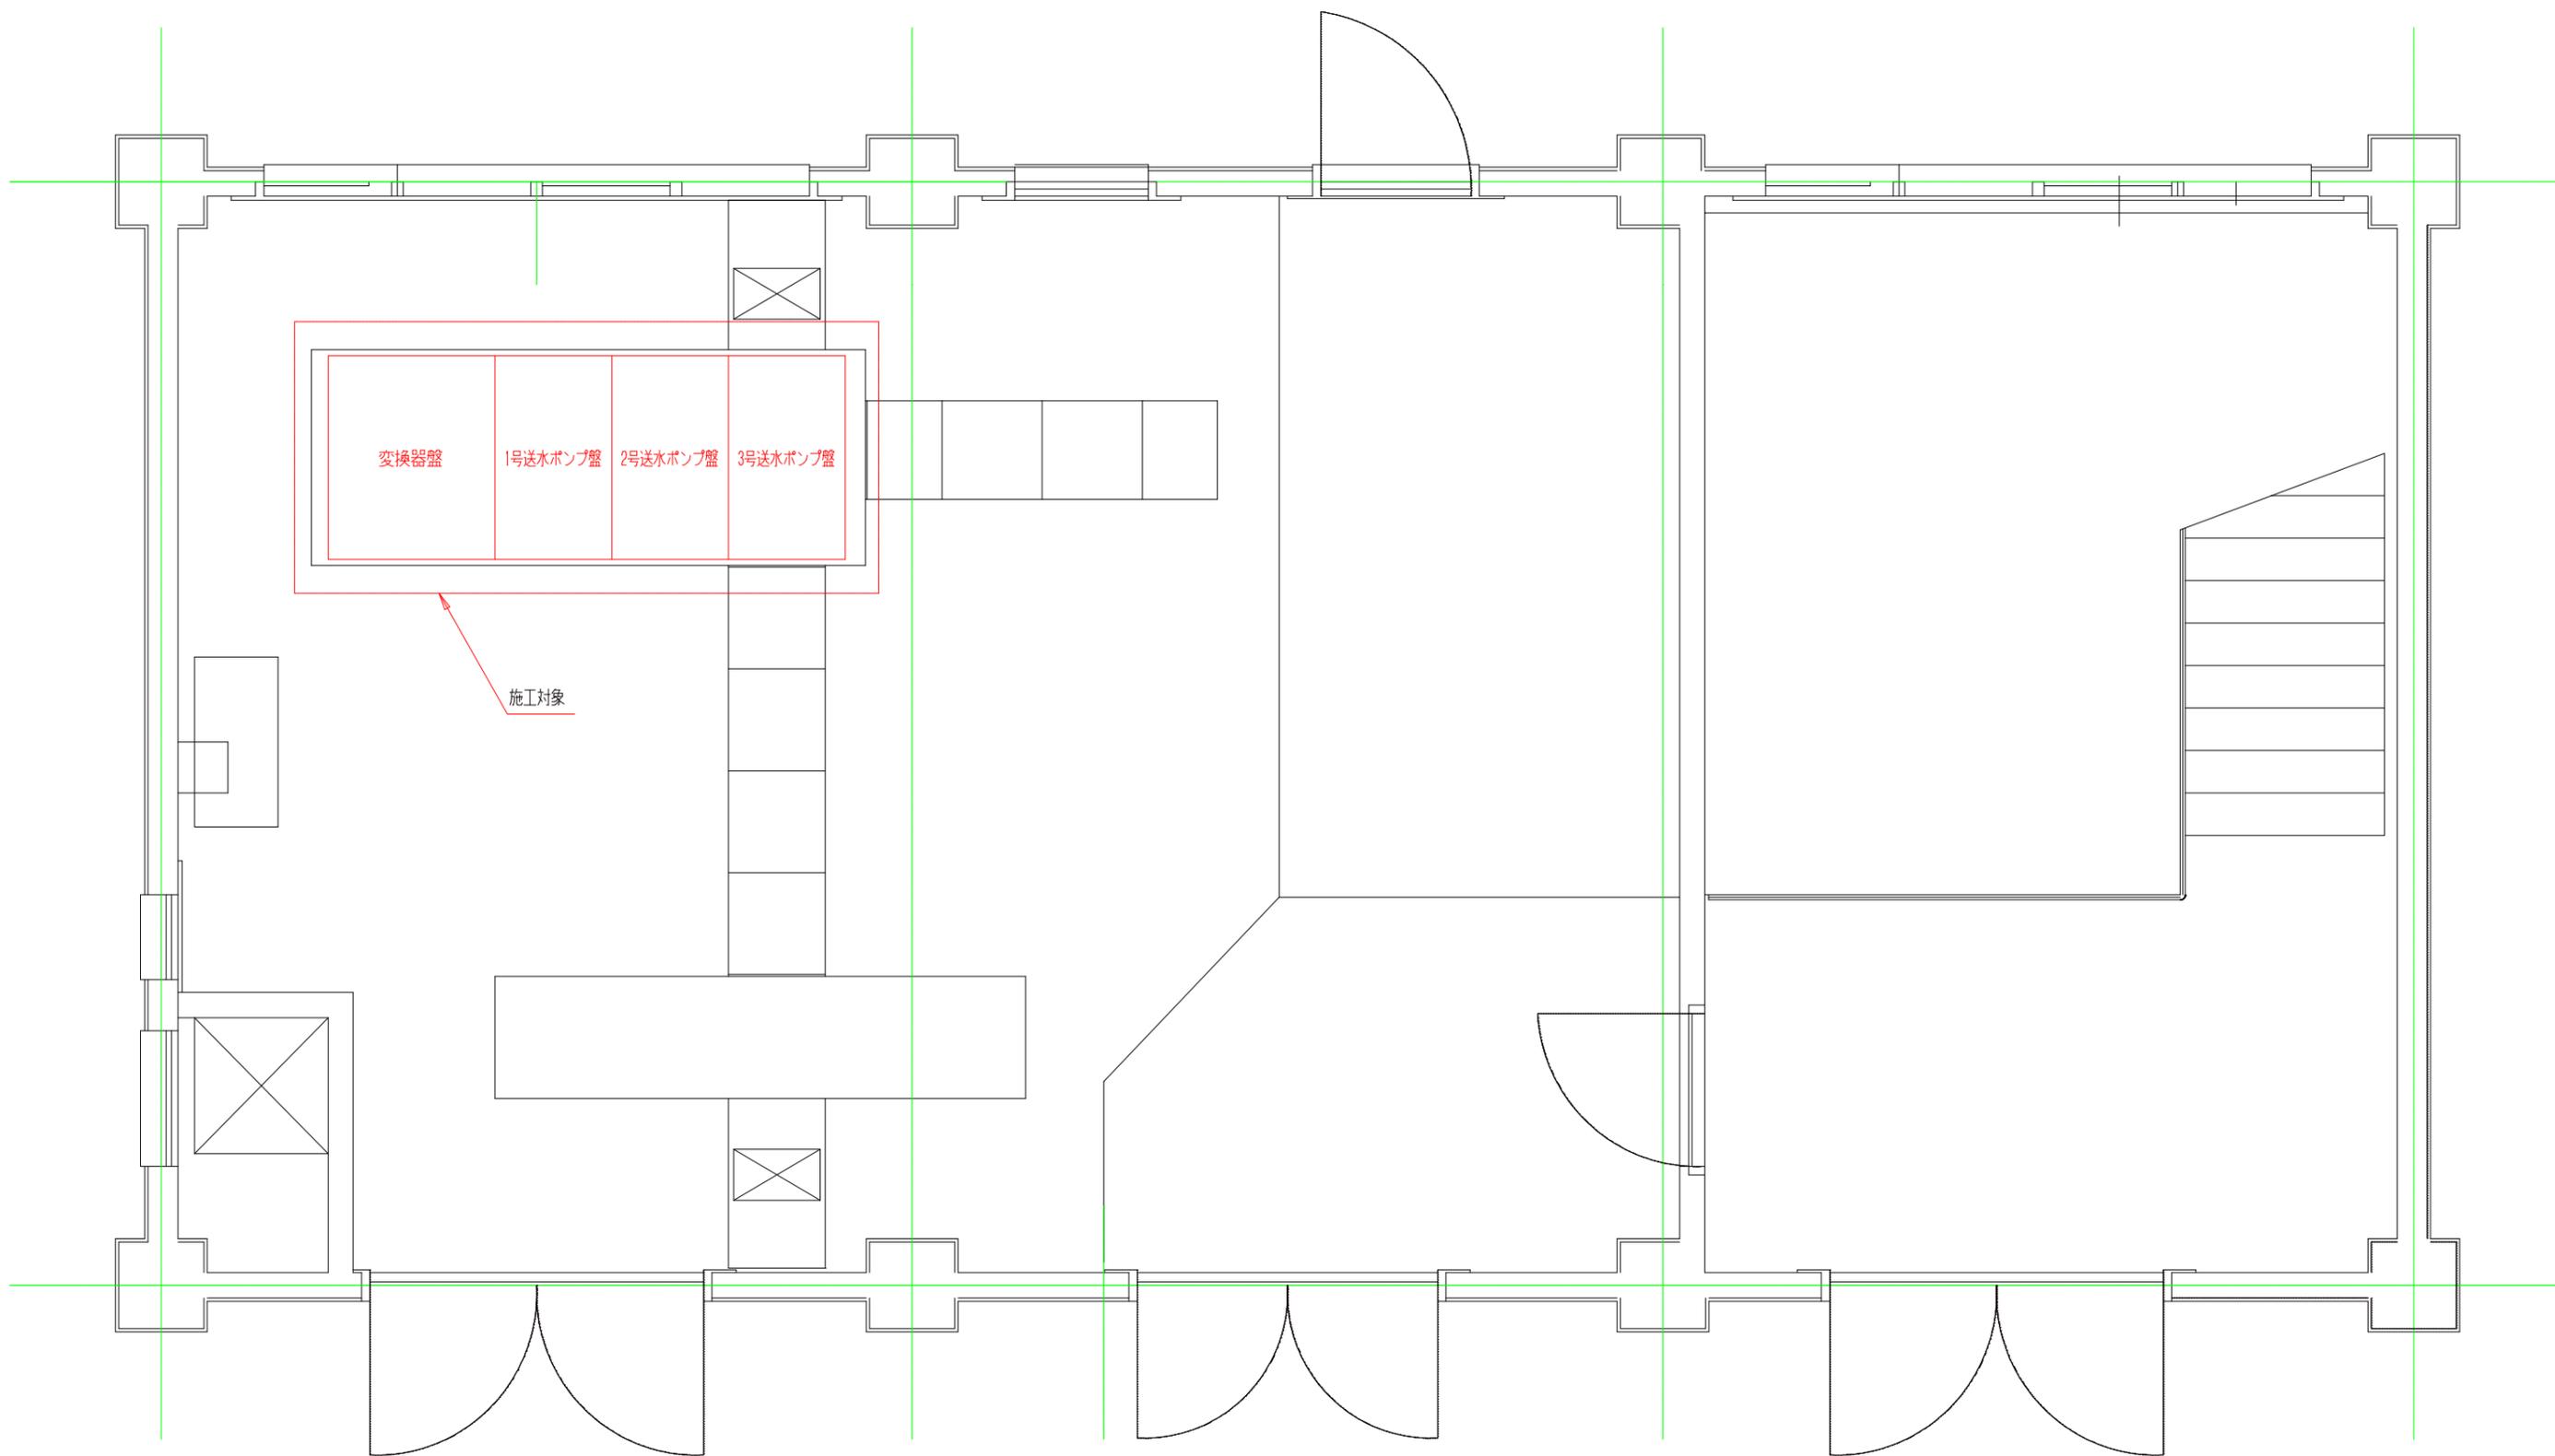

通し番号	1 3	縮尺	1/25	年月日
工事名	寺戸浄水場送水ポンプ制御盤等更新工事			
工事箇所	三次市三次町 寺戸浄水場内			
工種	電気設備工			
図面名称	変換器盤・送水ポンプ盤 位置図			
図面番号				
広島県水道広域連合企業団 三次事務所				

単線結線図

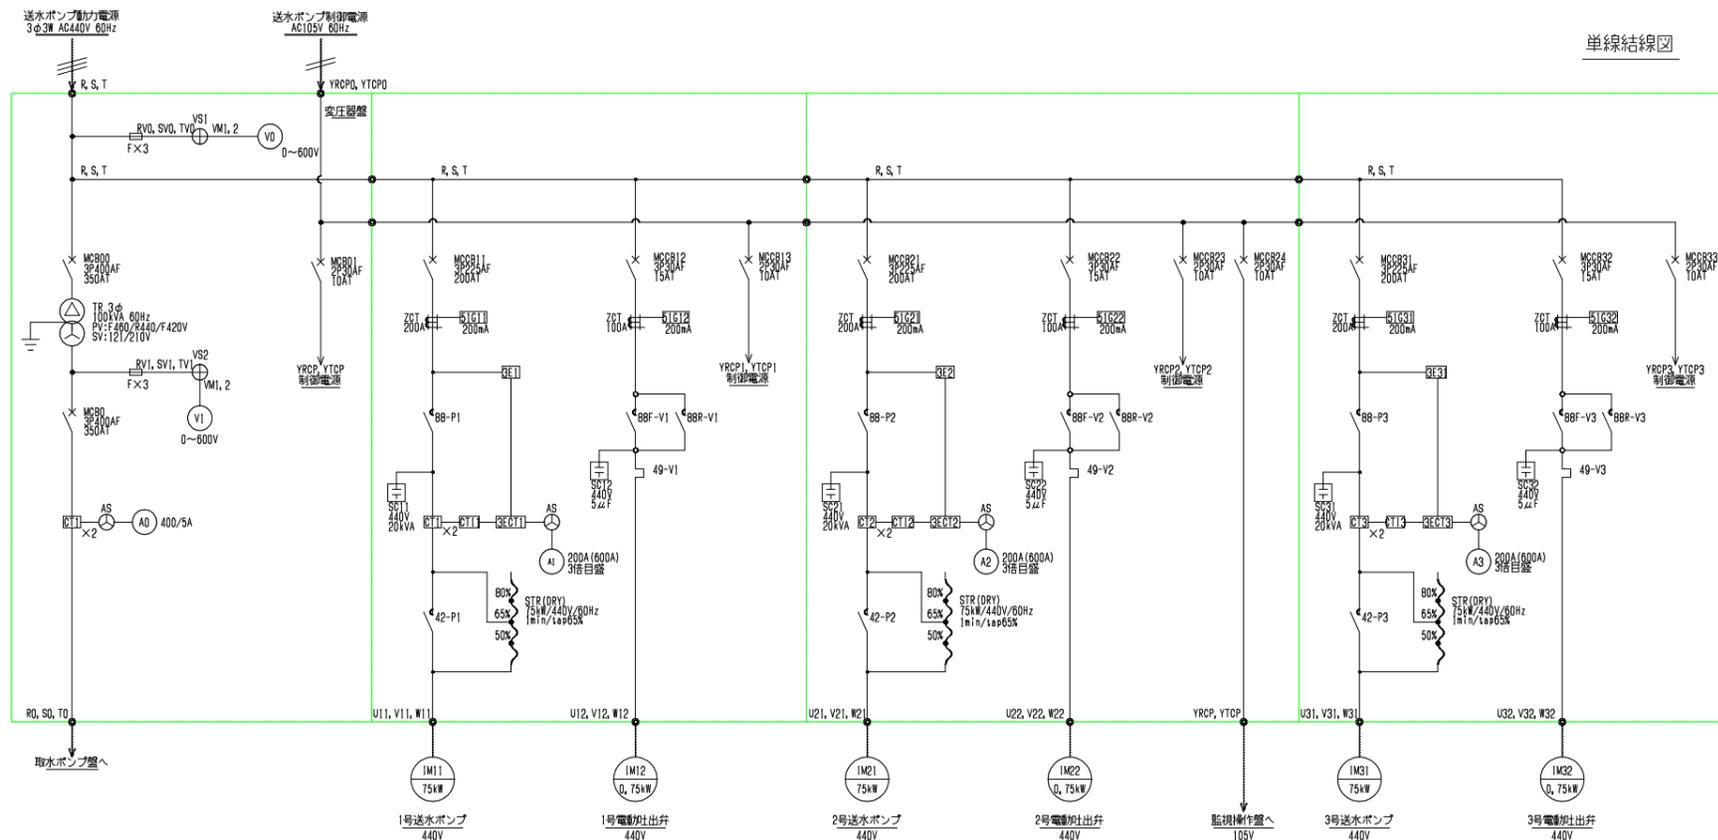

銘板名称表

記号	名称	備考
NP0	変圧器盤	
NP00	電圧計 変電電圧	
NP01	電圧計 取水ポンプ電圧	
NP02	電流計 取水ポンプ電流	
NP1	1号送水ポンプ盤	
NP03	1号ポンプ電流計	
NP04	1号電動吐出弁 開度計	
NP2	2号送水ポンプ盤	
NP05	2号ポンプ電流計	
NP06	2号電動吐出弁 開度計	
NP3	3号送水ポンプ盤	
NP07	3号ポンプ電流計	
NP08	3号電動吐出弁 開度計	

表示灯名称

SL0(変換器盤)

主幹遮断器断	予備	予備
予備	予備	予備

SL10, 20, 30(送水ポンプ盤)


中央	連動	吐出弁 全開	ポンプ 漏電	ポンプ 始動渋滞	吐出弁 漏電	予備
現場	単独	吐出弁 全開	ポンプ 3動作	ポンプ 無送水	吐出弁 故障	予備

SL11, 21, 31(送水ポンプ盤)


停止	運転
----	----

SL11, 21, 31(送水ポンプ盤)

吐出弁 開動作中	吐出弁 停止	吐出弁 閉動作中
-------------	-----------	-------------

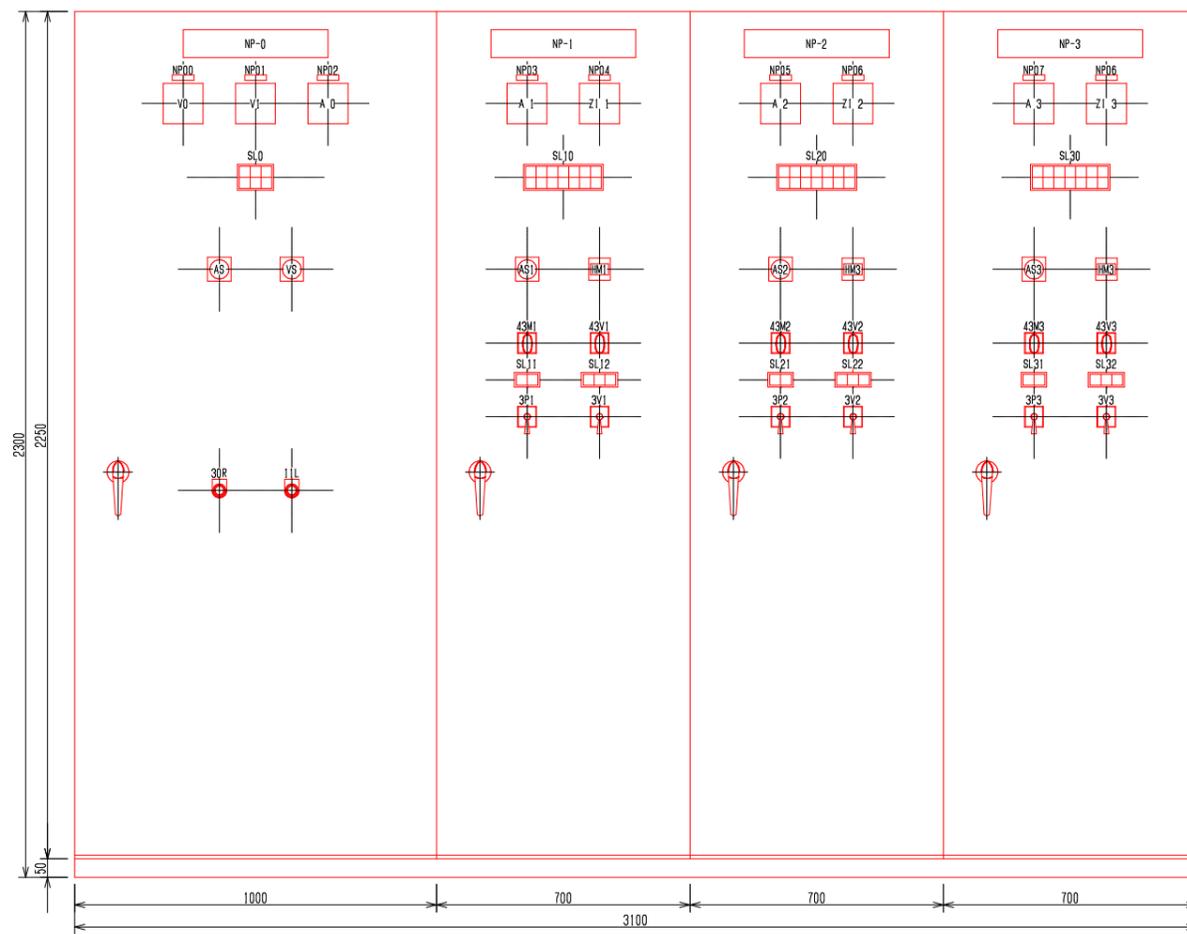

正面図 S=1/10

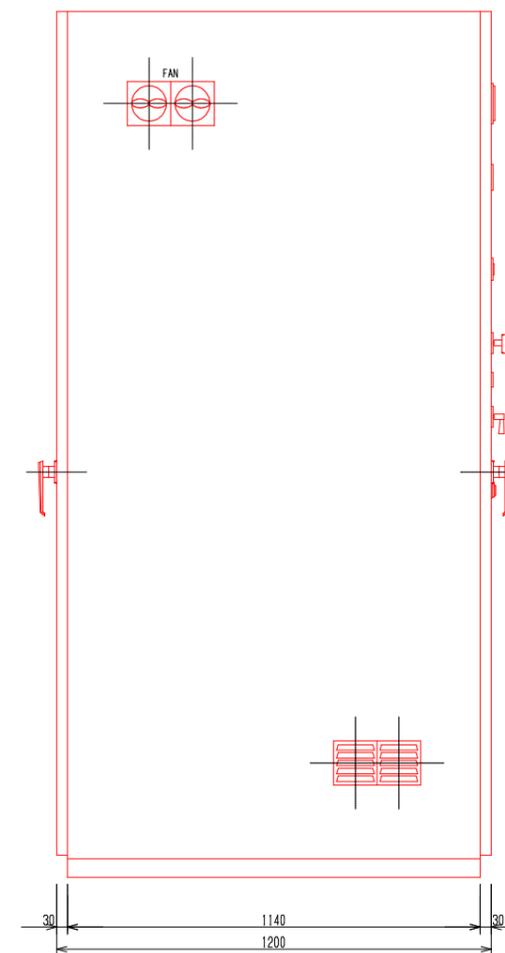

側面図 S=1/10

通し番号	2	3	縮尺	図示	年月日
工事名					
工事箇所	三次市三次町 寺戸浄水場内				
工種	電気設備工				
図面名称	電気品外形・単線結線図				
図面番号					
広島県水道広域連合企業団 三次事務所					

電気配線系統図



通し番号	3 3	縮尺	FREE	年月日
工事名	寺戸浄水場送水ポンプ制御盤等更新工事			
工事箇所	三次市三次町 寺戸浄水場内			
工種	電気設備工			
図面名称	電気配線系統図			
図面番号				
広島県水道広域連合企業団 三次事務所				