


CV3. 5-3c (FEP30)

CP8-19-350

制御盤

駐車場舗装 (アスファルト)

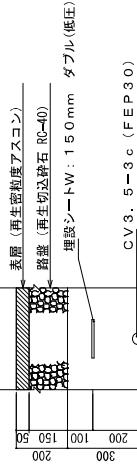

照明灯

照明灯

1φ2W 100V

5.5

ED

CV3. 5-3c (FEP30)

埋設配管状況 S : 1/10

車止めブロック

舗装面積 A=1480m²

照明灯

CV3. 5-3c (FEP30)

照明灯

※埋設配管図は別紙詳細

平面図 S : 1 / 100




工事名	林業技術センター跡地広域緑地整備事業等 整備計画に伴う電気設計書業務		
図面名	平面図 (電気設備)	令和 8 年 3 月	
作成年月日	1:10	図面番号	E01
縮尺	1:100	会社名	三次電工 株式会社
描画者名	三	次	市

広角タイプ




屋外・屋内用
電源ユニット内蔵形
昼白色

ECF3050W/NSAN8/DG

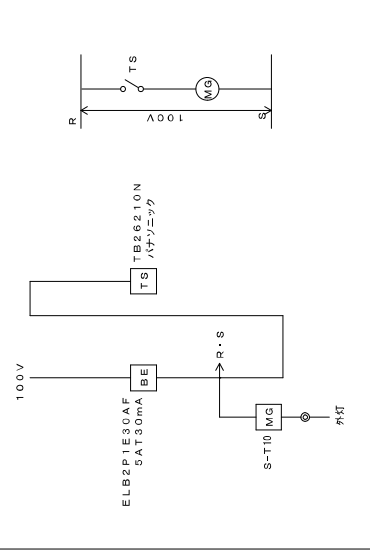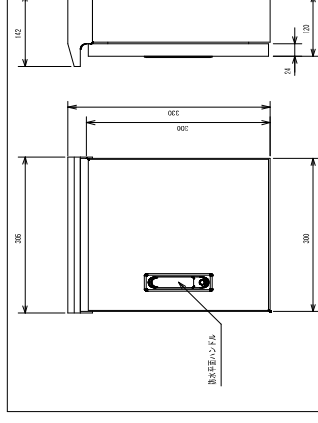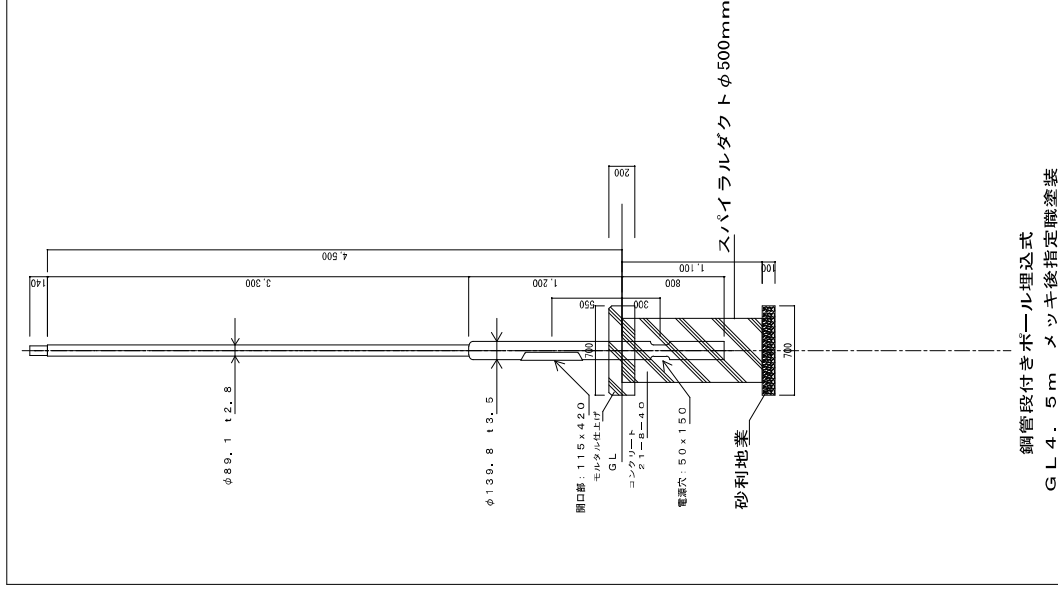


工事名	林業技術センター一階広域選種場所等整備計画に伴う実施設計等業務		
図面名	基礎図・照明図・壁図		
作成年月日	令和 8 年 3 月		
縮尺	1:NON	図面番号	E02
会社名	三次電工 株式会社		
事業署名	三 次 市		

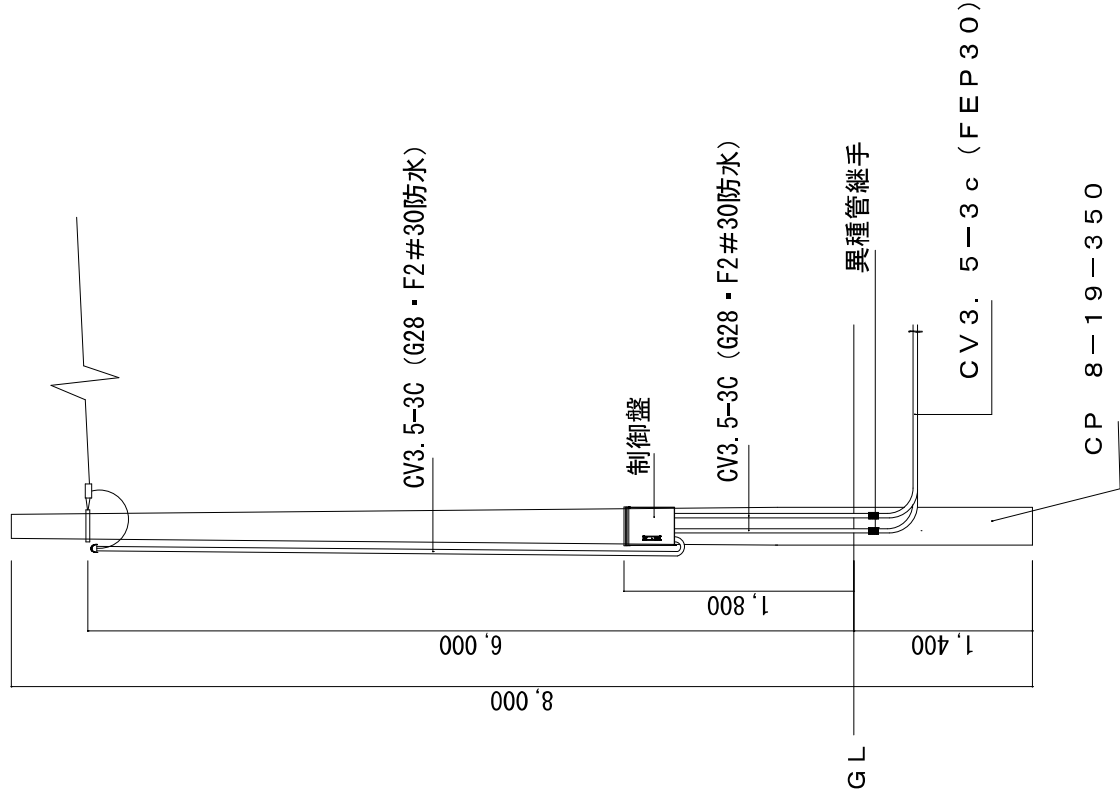


引込柱 S : 1 / 20

駐車場舗装 (アスファルト)

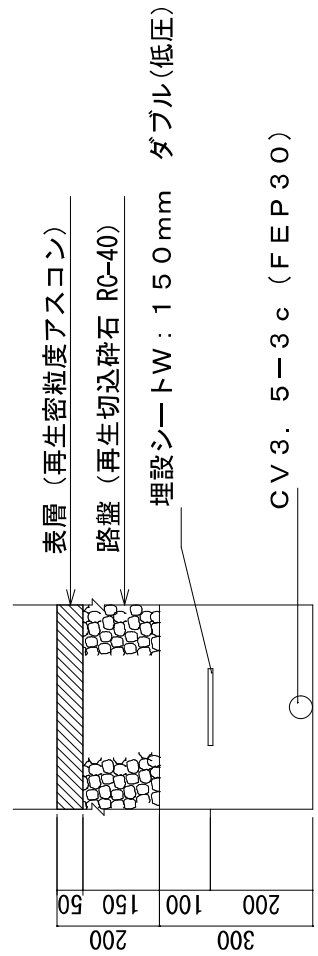

埋設配管状況 S : 1 / 5

工事名	林業技術センター跡地広域緑地整備事業等 整備計画に伴う実施設計等業務		
図面名	埋設配管図・引込柱詳細図		
作成年月日	令和 8 年 3 月	図面番号	E03
縮尺	1 : 5	図面番号	E03
会社名	三次電工 株式会社	縮尺	1 : 20
標準者名	三 次 市	会社名	三次電工 株式会社

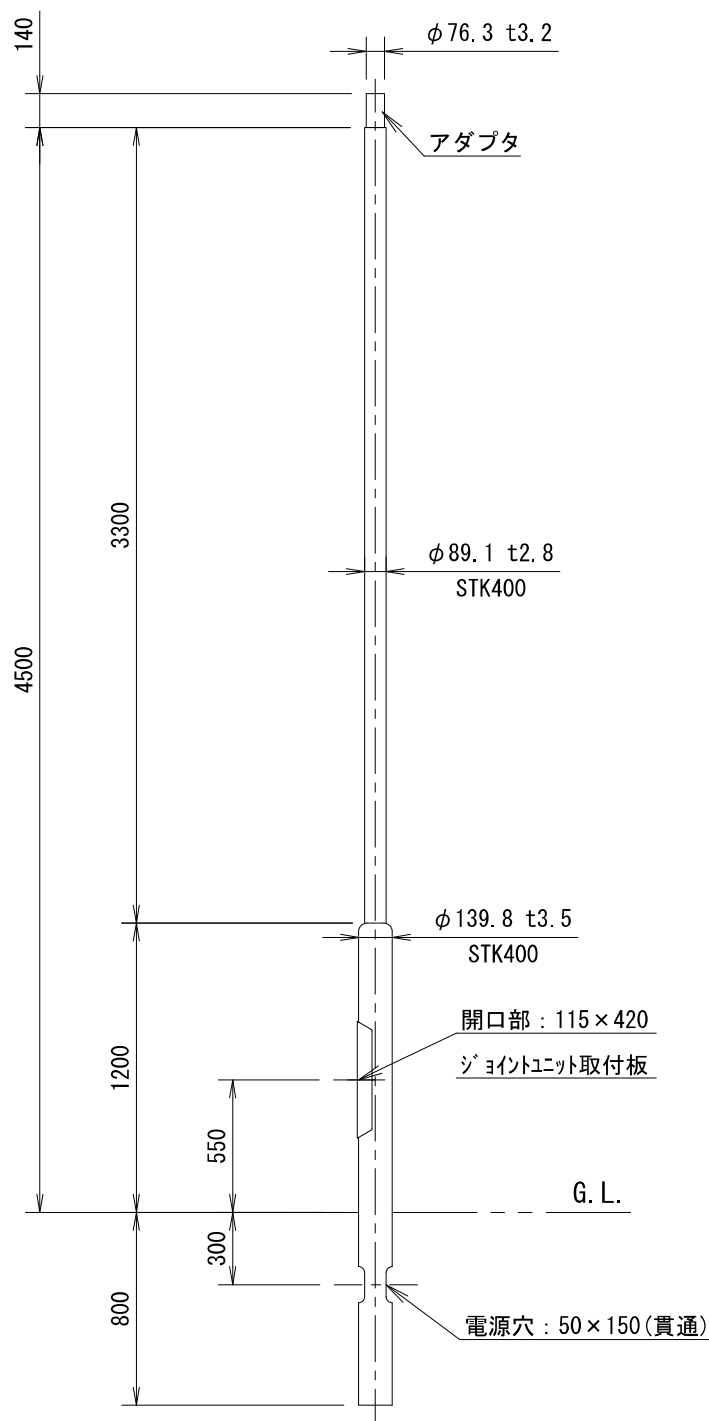

仕 上 : 溶融亜鉛めっき後指定色塗装
指定色 :

品 名	丸形段付ポール				
	PM5030-4509GT/A24				
質量	—	単位	mm	尺度	1/30
図 番	260006DH-28				

岩崎電気株式会社