


機械室  
41 X 2

③CV3.5<sup>2</sup>-3C,1C7-A (PF22)

1. 図中記入なき配管径は下記による

—	1.5	x	2	(PF16)
—	1.5	x	3	(PF16)
—	2.0	x	2	(PF15)
—	1.5	x	4	(PF22)

ホール・玄関 6 X 1	倉庫 6 X 1	トイレ(男) 6 X 2	更衣室(男) 6 X 1	シャワー 6 X 2	更衣室(女) 6 X 1	トイレ(女) 6 X 2
-----------------	-------------	-----------------	-----------------	---------------	-----------------	-----------------

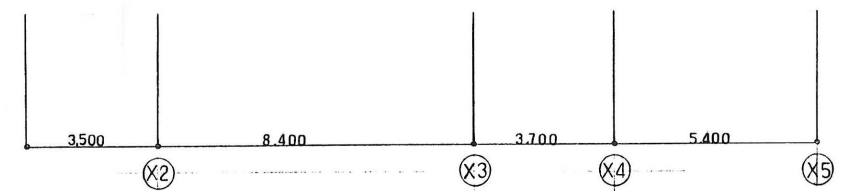

平面図 1:100

訂正

TAKASHI HARAI ARCHITECTS  
株式会社原井隆建築設計事務所  
一級建築士事務所 広島県知事登録 23(1)第5582号  
一級建築士 登録 第320892号 原井 隆

検 図 製 図  
工事名称  
旧灰塚小学校水泳プール解体工事

図面名称  
電灯コンセント設備配線図  
縮尺  
A3判: 1/200

図面番号  
E-02  
区分